

LEGENDA

	RETE FOGNARIA	TUBAZIONE SCARICO ACQUE NERE TUBAZIONE SCARICO ACQUE MISTE TUBAZIONE SCARICO ACQUE BIANCHE
	RETE ANTINCENDIO	TUBAZIONE ANTINCENDIO
	RETE ENERGIA ELETTRICA	LINEA ELETTRICA INTERRATA LINEA ELETTRICA ACCETTATORE BANCONOTE LINEA ELETTRICA PRINCIPALE INTERRATA ENEL LINEA ELETTRICA CONTATORE GPL
	RETE TELECOM	LINEA TELECOM
	RETE GAS	TUBAZIONI GAS
	RETE ACQUEDOTTO	TUBAZIONI ACQUA



STABILIMENTO

LE RETI RIPORTATE NELLA PRESENTE PLANIMETRIA SONO DA CONSIDERARE IN ALCUNI CASI INDICATIVE IN QUANTO, A SEGUITO DI VERIFICA SUL POSTO, NON E' STATO SEMPRE POSSIBILE RISALIRE ALL'ESATTA POSIZIONE DI TUTTI I TRACCIATI SOTTERRANEI.
NEI CASI DUBBI, I TRACCIATI SONO STATI DEDOTTI DAL POSIZIONAMENTO DEI TOMBINI E DALLA LORO APERTURA.
PER QUANTO RIGUARDA L'IRRIGAZIONE SI E' A CONOSCENZA CHE I PERCORSI RIGUARDANO SOLTANTO LE ZONE VERDI.

ESTERNO RECINZIONE

CIGLIO STRADA

VIA MARX (EX-SS413)

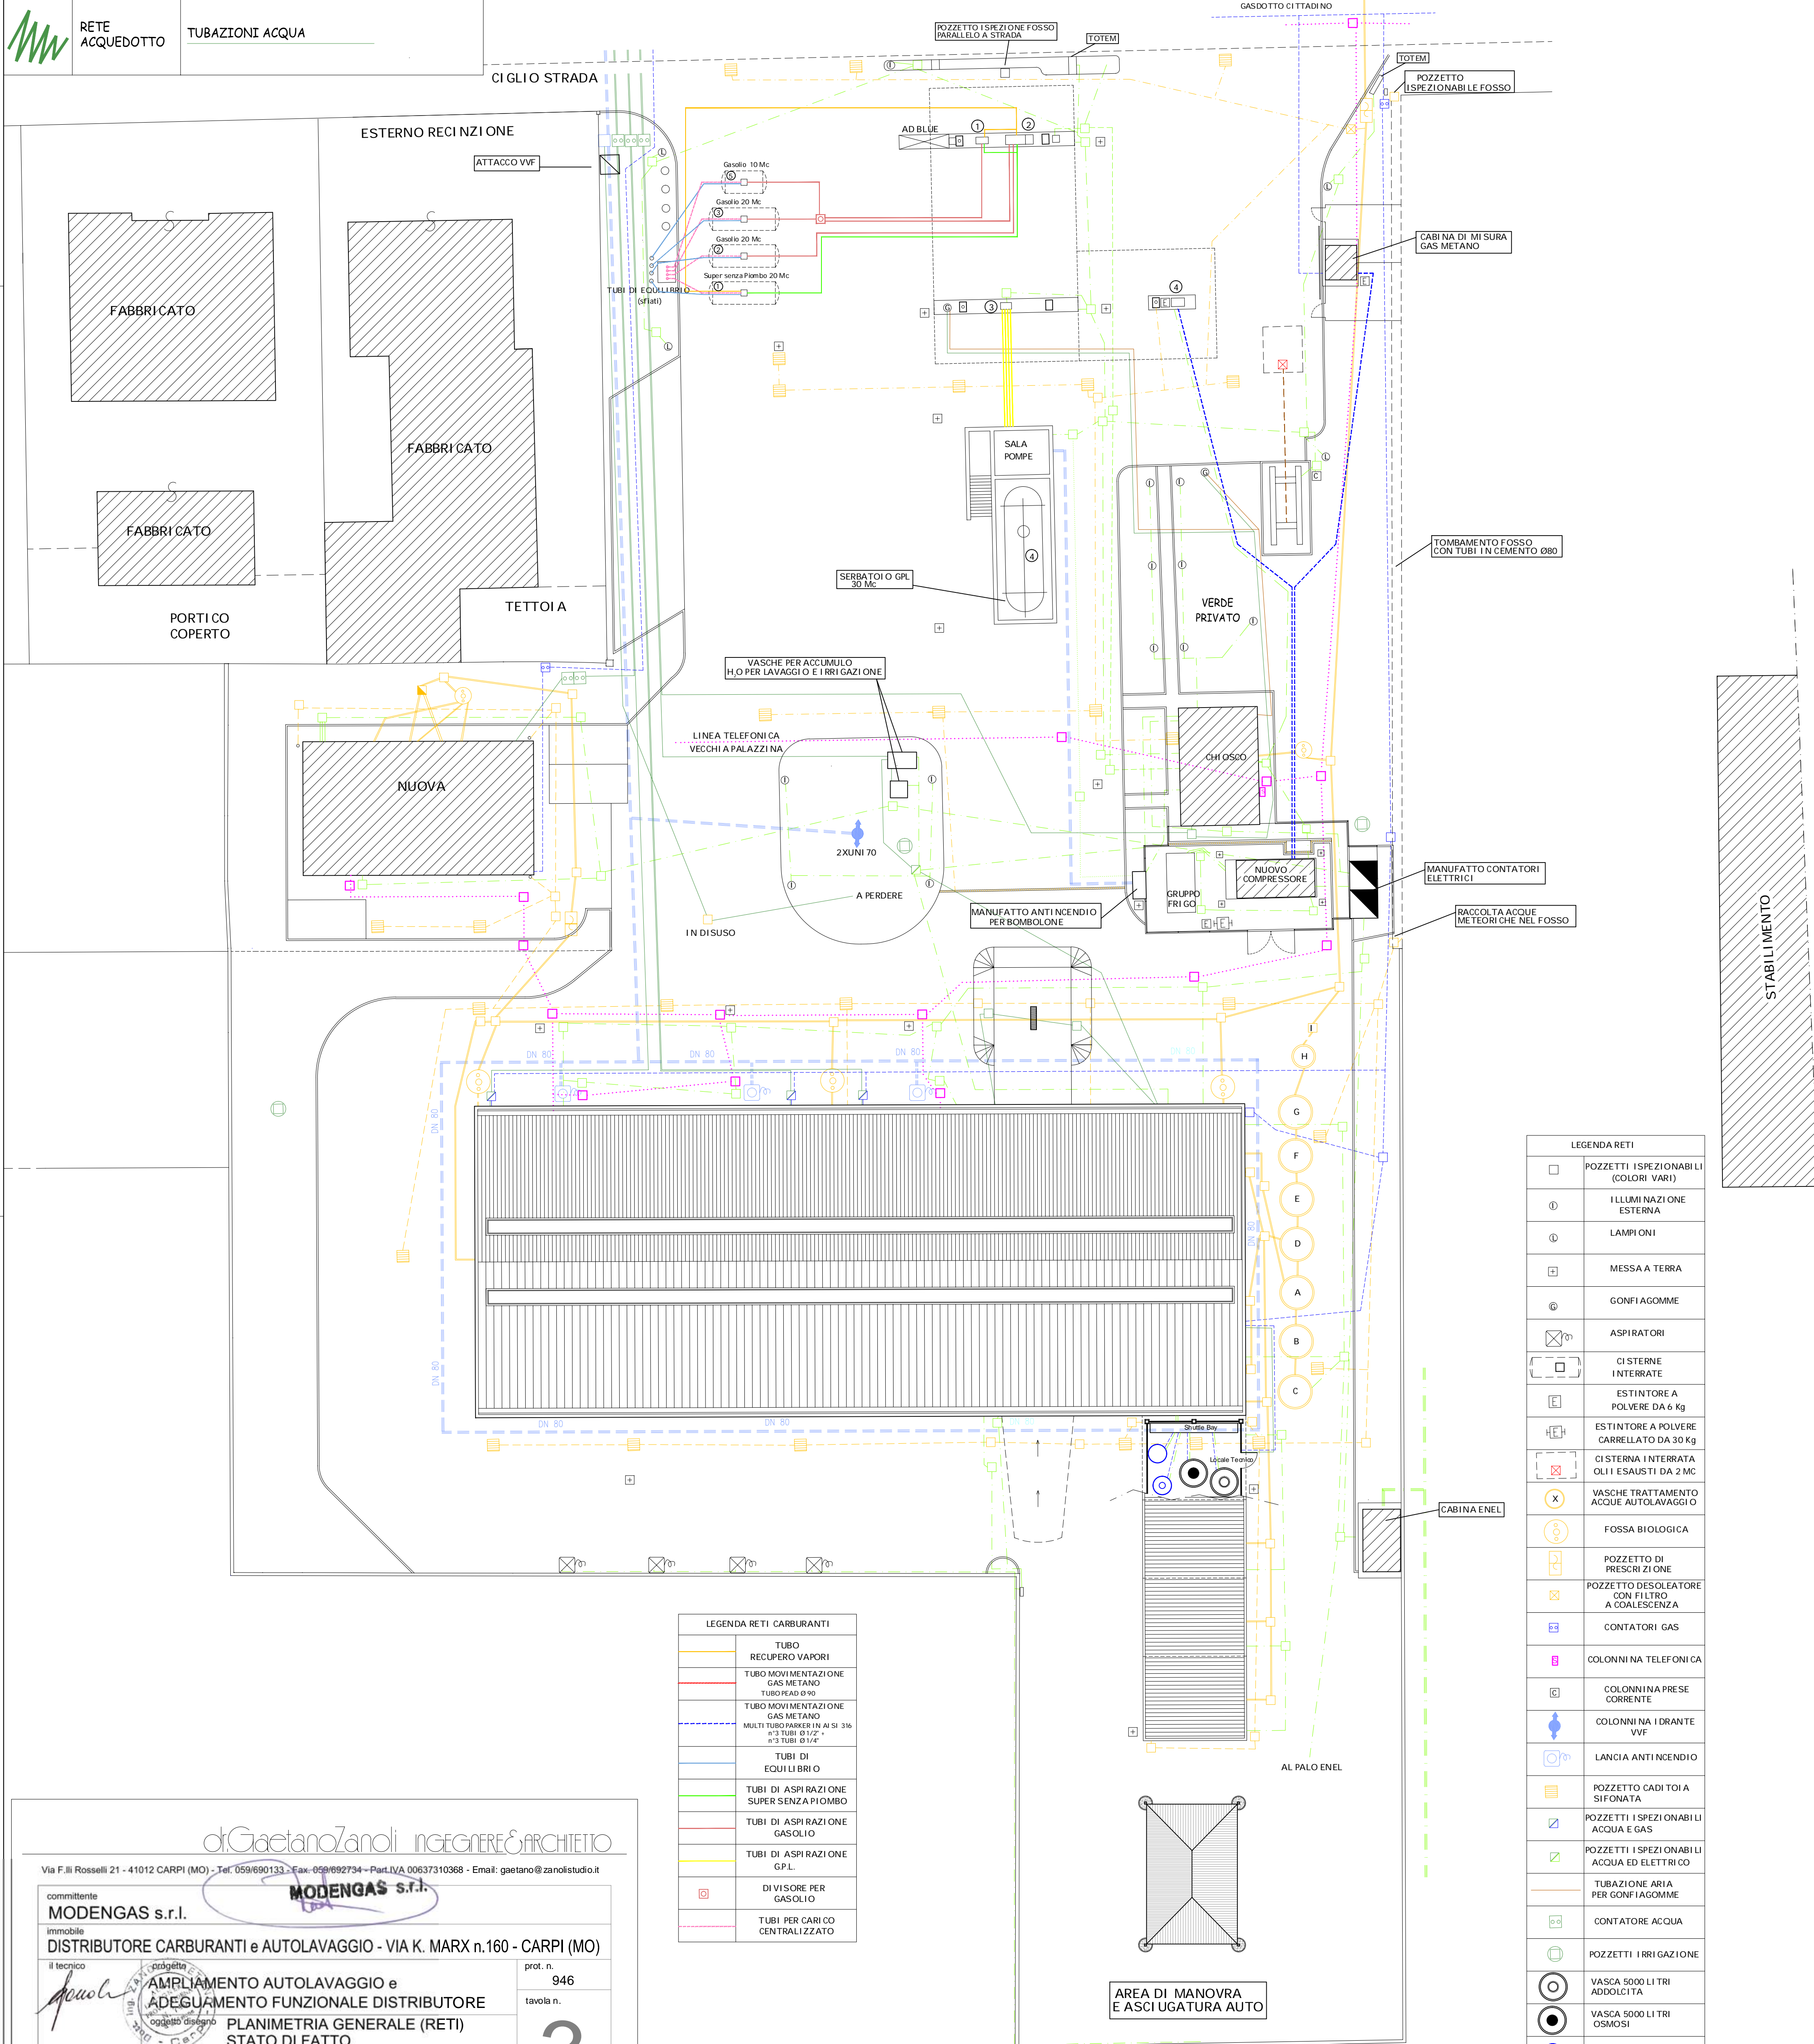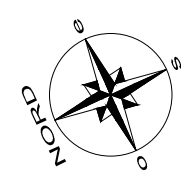

LEGENDA RETI CARBURANTI

	TUBO RECUPERO VAPORI
	TUBO MOVIMENTAZIONE GAS METANO
	TUBO MOVIMENTAZIONE GAS METANO MULTI TUBO PARKER IN AL SI 3/8 n°3 TUBI Ø 1/2" n°3 TUBI Ø 1/4"
	TUBI DI EQUILIBRIO
	TUBI DI ASPIRAZIONE SUPER SENZA PIOMBO
	TUBI DI ASPIRAZIONE GASOLIO
	TUBI DI ASPIRAZIONE GPL
	DIVISORE PER GASOLIO
	TUBI PER CARICO CENTRALIZZATO

LEGENDA RETI

	POZZETTI ISPEZIONABILI (COLORI VARI)
	ILLUMINAZIONE ESTERNA
	LAMPIONI
	MESSA A TERRA
	GONFIAGOMME
	ASPIRATORI
	CISTERNE INTERRATE
	ESTINTORE A POLVERE DA 6 Kg
	ESTINTORE A POLVERE CARRELLATO DA 30 Kg
	CISTERNA INTERRATA OLI ESASTI DA 2 MC
	VASCHE TRATTAMENTO ACQUE AUTOLAVAGGIO
	FOSSA BIOLOGICA
	POZZETTO DI PRESCRIZIONE
	POZZETTO DESOLEATORE CON FILTRO A COALESCENZA
	CONTATORI GAS
	COLONNINA TELEFONICA
	COLONNINA PRECORRENTE
	COLONNINA IDRANTE VVF
	LANCIA ANTINCENDIO
	POZZETTO CADITOIA SIFONATA
	POZZETTI ISPEZIONABILI ACQUA E GAS
	POZZETTI ISPEZIONABILI ACQUA ED ELETTRICO
	TUBAZIONE ARIA PER GONFIAGOMME
	CONTATORE ACQUA
	POZZETTI IRRIGAZIONE
	VASCA 5000 L TRI ADDOLCITA
	VASCA 5000 L TRI OSMOSI
	VASCA 5000 L TRI ACQUA DI RETE
	COLLEGAMENTI INTERNI NUOVO VANO TECNICO
	VASCA 2000 L TRI PRODOTTI

di Gaetano Zanoli INGEGNERE & ARCHITETTO
Via F.lli Rosselli 21 - 41012 CARPI (MO) - Tel. 059/690133 - Fax. 059/692734 - Part.IVA 00637310368 - Email: gaetano@zanolistudio.it

MODENGAS s.r.l.
DISTRIBUTORE CARBURANTI e AUTOLAVAGGIO - VIA K. MARX n.160 - CARPI (MO)

Il tecnico:

progetto: **AMPLIAMENTO AUTOLAVAGGIO e ADEGUAMENTO FUNZIONALE DISTRIBUTORE**

oggettivo disegno: **PLANIMETRIA GENERALE (RETI) STATO DI FATTO**

prot. n. 946
tavola n. **3**

data: Sett. 2022
agg. -
ed. rev. 1 0
scala: 1:200