

COMUNE DI CARPI

Piano Particolareggiato Area Commerciale

Via dell'Industria - F3

Integrazione con recepimento delle osservazioni Aprile 2017



CONSERVATORI - ORDINE DEGLI ARCHITETTI
PROVINCIA DI MODENA
ARCHITETTO
LORENZO LIPPARINI
371

Progettazione urbanistica:

STUDIO DI ARCHITETTURA FRANCO LIPPARINI E LORENZO LIPPARINI

Via Sgarzeria 35/2 - 41121 Modena - Tel. 059 243934 - Fax. 059 243814 - e.mail: studio@lippariniarchitetti.it

ARCHITETTO GIANLUCA MONTANARI

Via D. Dallai 2/A - 41012 Carpi - Tel. - Fax 059 9111887

e.mail: info@mgmstudio.com



OPERE DI URBANIZZAZIONE:



IMPIANTO DI DISTRIBUZIONE ACQUA	agg. aprile 2017	1:1000	9.1
tavola	data 28 Luglio 2016	scala 1:50	
		n°	

Proprietà:

- Sig.ra Annovi Brunella
- Sig.ra Rustichelli Alessandra
- Sig. Rustichelli Enrico
- SOGET S.r.l.
- Dott. Rocca Mauro

LEGENDA

	TUBAZIONE ACQUEDOTTO DISTRIBUZIONE INTERRATA IN POLIETILENE PE 100 UNI 12201 PN 16 SDR 11
	TUBAZIONE ACQUEDOTTO ESISTENTE DA MANTENERE
	TUBAZIONE ACQUEDOTTO ESISTENTE DA DIMETTERE
	CONTROTUBO CORRUGATO A DOPPIA PARETE IN PE
	GARANZIA DI INTERSETTAZIONE PN 16 CORPO CIVILE A NTE INTERNA SENZA PREINNESTOPPA CON ASTA DI MANOVRA IN ACCIAIO E CHIUSO IN PE
	CONTATORI ZONA EROGATRICE - IDRICO
	CONTATORI ZONA EROGATRICE - ANTINCENDIO

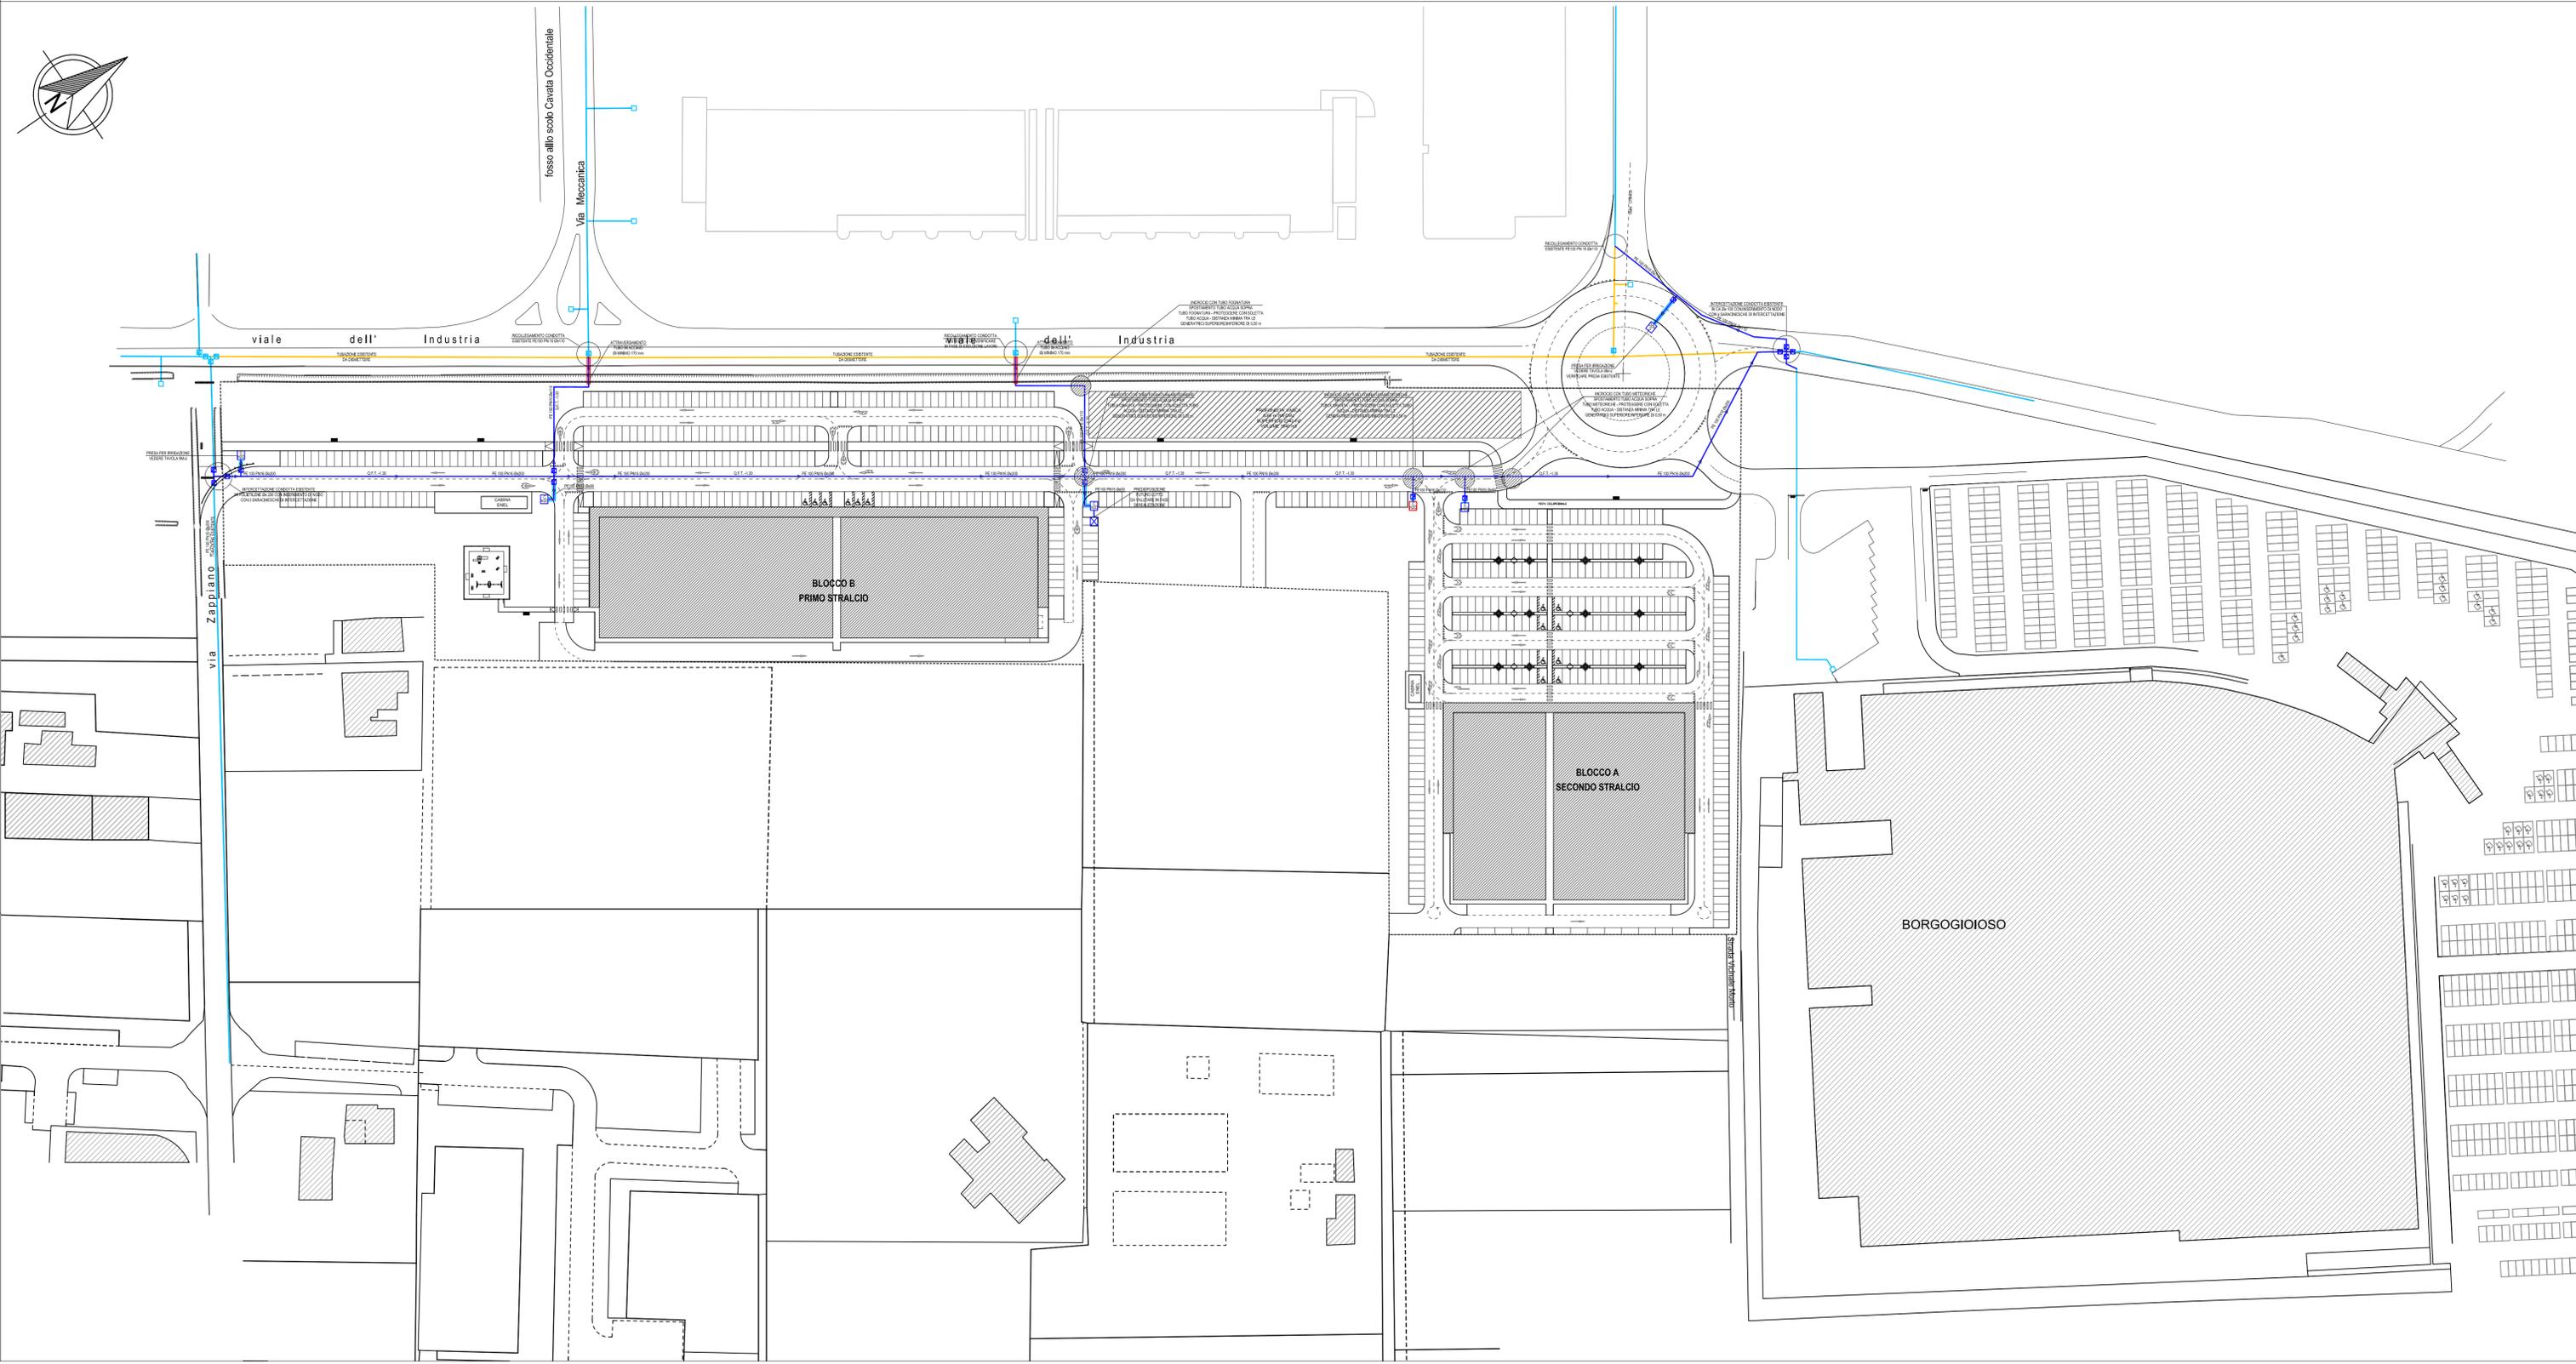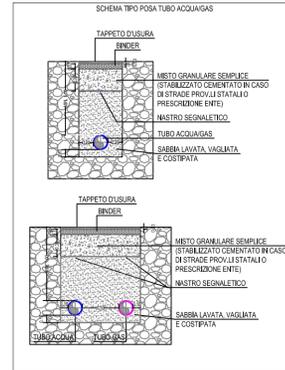

NOTE:

- PER LA POSA DELLE TUBAZIONI ATTENDERSI ALLE NORME UNI, ALLE INDICAZIONI DELL'ENTE GESTORE DEL SERVIZIO E ALLE PRESCRIZIONI DEL PRODUTTORE
- VERIFICARE IN FASE DI ESECUZIONE DEI LAVORI LE QUOTE DI INSTALLAZIONE E L'INCRICCO CON ALTRI SOTTOSERVIZI